


**SITUACE č.1 - M 1 : 1000**

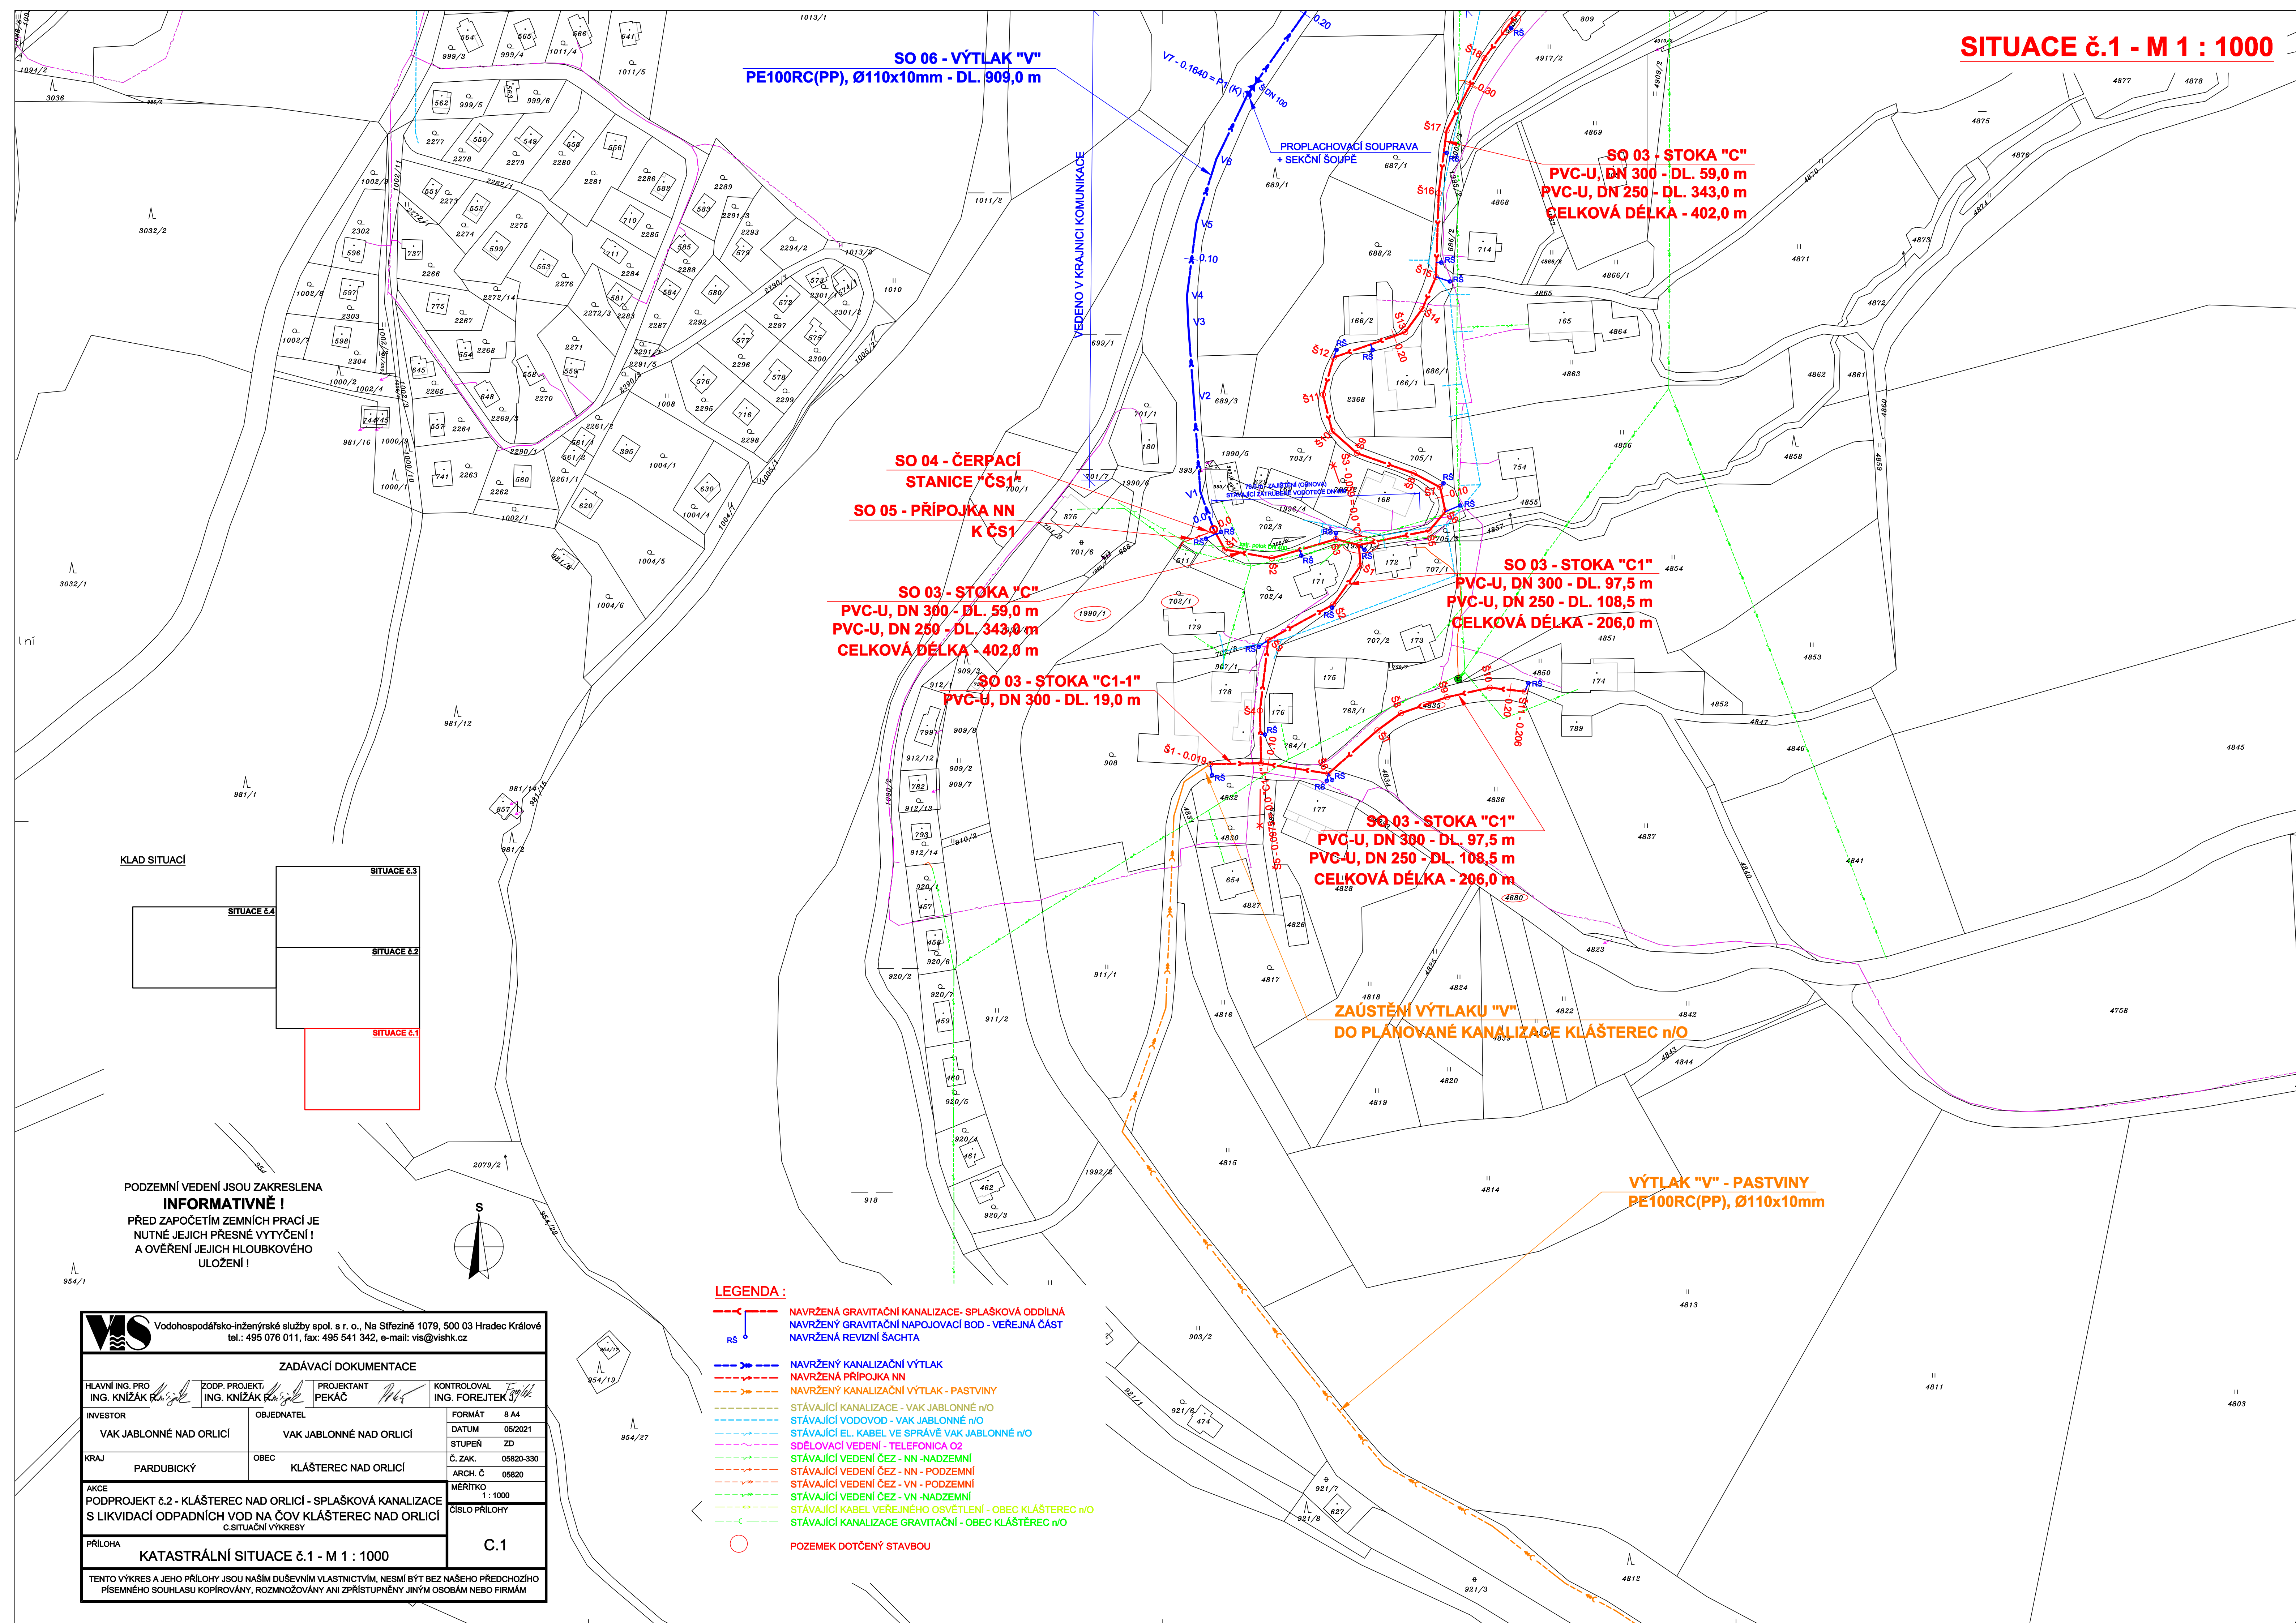

**SO 06 - VÝTLAK "V"**  
PE100RC(PP), Ø110x10mm - DL. 909,0 m

**SO 03 - STOKA "C"**  
PVC-U, DN 300 - DL. 59,0 m  
PVC-U, DN 250 - DL. 343,0 m  
CELKOVÁ DÉLKA - 402,0 m

**SO 04 - ČERPAČÍ STANICE "ČS1"**  
**SO 05 - PŘÍPOJKA NN K ČS1**

**SO 03 - STOKA "C"**  
PVC-U, DN 300 - DL. 59,0 m  
PVC-U, DN 250 - DL. 343,0 m  
CELKOVÁ DÉLKA - 402,0 m


**SO 03 - STOKA "C1"**  
PVC-U, DN 300 - DL. 97,5 m  
PVC-U, DN 250 - DL. 108,5 m  
CELKOVÁ DÉLKA - 206,0 m

**SO 03 - STOKA "C1-1"**  
PVC-U, DN 300 - DL. 19,0 m


**SO 03 - STOKA "C1"**  
PVC-U, DN 300 - DL. 97,5 m  
PVC-U, DN 250 - DL. 108,5 m  
CELKOVÁ DÉLKA - 206,0 m

**ZAÚSTĚNÍ VÝTLAKU "V"**  
DO PLÁNOVANÉ KANALIZACE KLÁŠTEREC n/O

**VÝTLAK "V" - PASTVINY**  
PE100RC(PP), Ø110x10mm

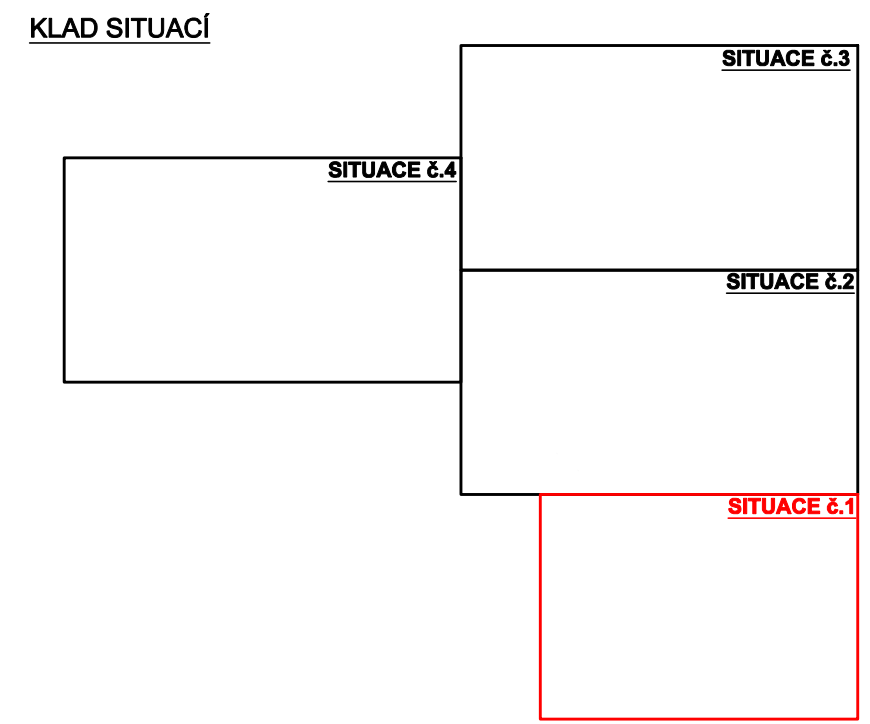

PODZEMNÍ VEDENÍ JSOU ZAKRESLENA **INFORMATIVNĚ!**  
PŘED ZAPOČETÍM ZEMNÍCH PRACÍ JE NUTNÉ JEJICH PŘESNÉ VYTÝČENÍ I A OVĚŘENÍ JEJICH HLBOBKOVÉHO ULOŽENÍ!

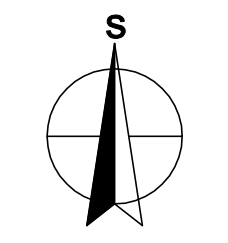

- LEGENDA :**
- NAVRŽENÁ GRAVITAČNÍ KANALIZACE - SPLAŠKOVÁ ODDÍLNÁ
  - NAVRŽENÝ GRAVITAČNÍ NAPOJOVACÍ BOD - VEŘEJNÁ ČÁST
  - NAVRŽENÁ REVIZNÍ ŠACHTA
  - NAVRŽENÝ KANALIZAČNÍ VÝTLAK
  - NAVRŽENÁ PŘÍPOJKA NN
  - NAVRŽENÝ KANALIZAČNÍ VÝTLAK - PASTVINY
  - STÁVAJÍCÍ KANALIZACE - VAK JABLONNÉ n/O
  - STÁVAJÍCÍ VODOVOD - VAK JABLONNÉ n/O
  - STÁVAJÍCÍ EL. KABEL VE SPRÁVĚ VAK JABLONNÉ n/O
  - SĎELOVACÍ VEDENÍ - TELEFONICA O2
  - STÁVAJÍCÍ VEDENÍ ČEZ - NN - NADZEMNÍ
  - STÁVAJÍCÍ VEDENÍ ČEZ - NN - PODZEMNÍ
  - STÁVAJÍCÍ VEDENÍ ČEZ - VN - NADZEMNÍ
  - STÁVAJÍCÍ VEDENÍ ČEZ - VN - PODZEMNÍ
  - STÁVAJÍCÍ KABEL VEŘEJNÉHO OSVĚTLENÍ - OBEC KLÁŠTEREC n/O
  - STÁVAJÍCÍ KANALIZACE GRAVITAČNÍ - OBEC KLÁŠTEREC n/O
  - POZEMEK DOTČENÝ STAVBOU

<p>Vodohospodářsko-inženýrské služby spol. s r. o., Na Sřezčině 1079, 500 03 Hradec Králové tel.: 495 076 011, fax: 495 541 342, e-mail: vis@vishk.cz</p>			
<b>ZADÁVACÍ DOKUMENTACE</b>			
HLAVNÍ ING. PRG ING. KNÍŽÁK R.	ZODP. PROJEKT ING. KNÍŽÁK R.	PROJEKTANT ING. FOREJTEK J.	KONTROLOVAL ING. FOREJTEK J.
INVESTOR VAK JABLONNÉ NAD ORLICÍ	OBJEDNATEL VAK JABLONNÉ NAD ORLICÍ	FORMÁT 8 A4	DATUM 05/2021
KRAJ PARDUBICKÝ	OBEC KLÁŠTEREC NAD ORLICÍ	Č. ZAK. 05820-330	STUPEŇ ZD
AKCE PODPROJEKT č.2 - KLÁŠTEREC NAD ORLICÍ - SPLAŠKOVÁ KANALIZACE S LIKVIDACÍ ODPADNÍCH VOD NA ČOV KLÁŠTEREC NAD ORLICÍ	MĚŘÍTKO 1 : 1000	ARCH. Č. 05820	ČÍSLO PŘÍLOHY
PŘÍLOHA KATASTRÁLNÍ SITUACE č.1 - M 1 : 1000	<b>C.1</b>		
TENTO VÝKRES A JEHO PŘÍLOHY JSOU NAŠIM DUŠEVNÍM VLASTNICTVÍM, NESMÍ BYT BEZ NAŠEHO PŘEDCHOZÍHO PÍSEMNÉHO SOUHLASU KOPÍROVÁNY, ROZMNOŽOVÁNY ANI ZPŘÍSTUPNĚNY JINÝM OSOBÁM NEBO FIRMÁM			