
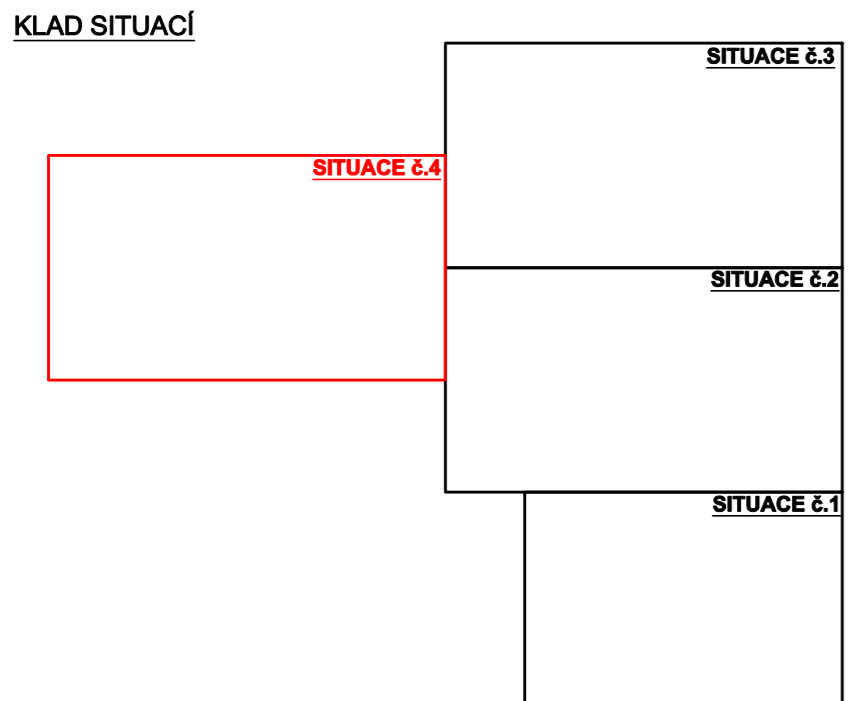


SITUACE č.4 - M 1 : 1000

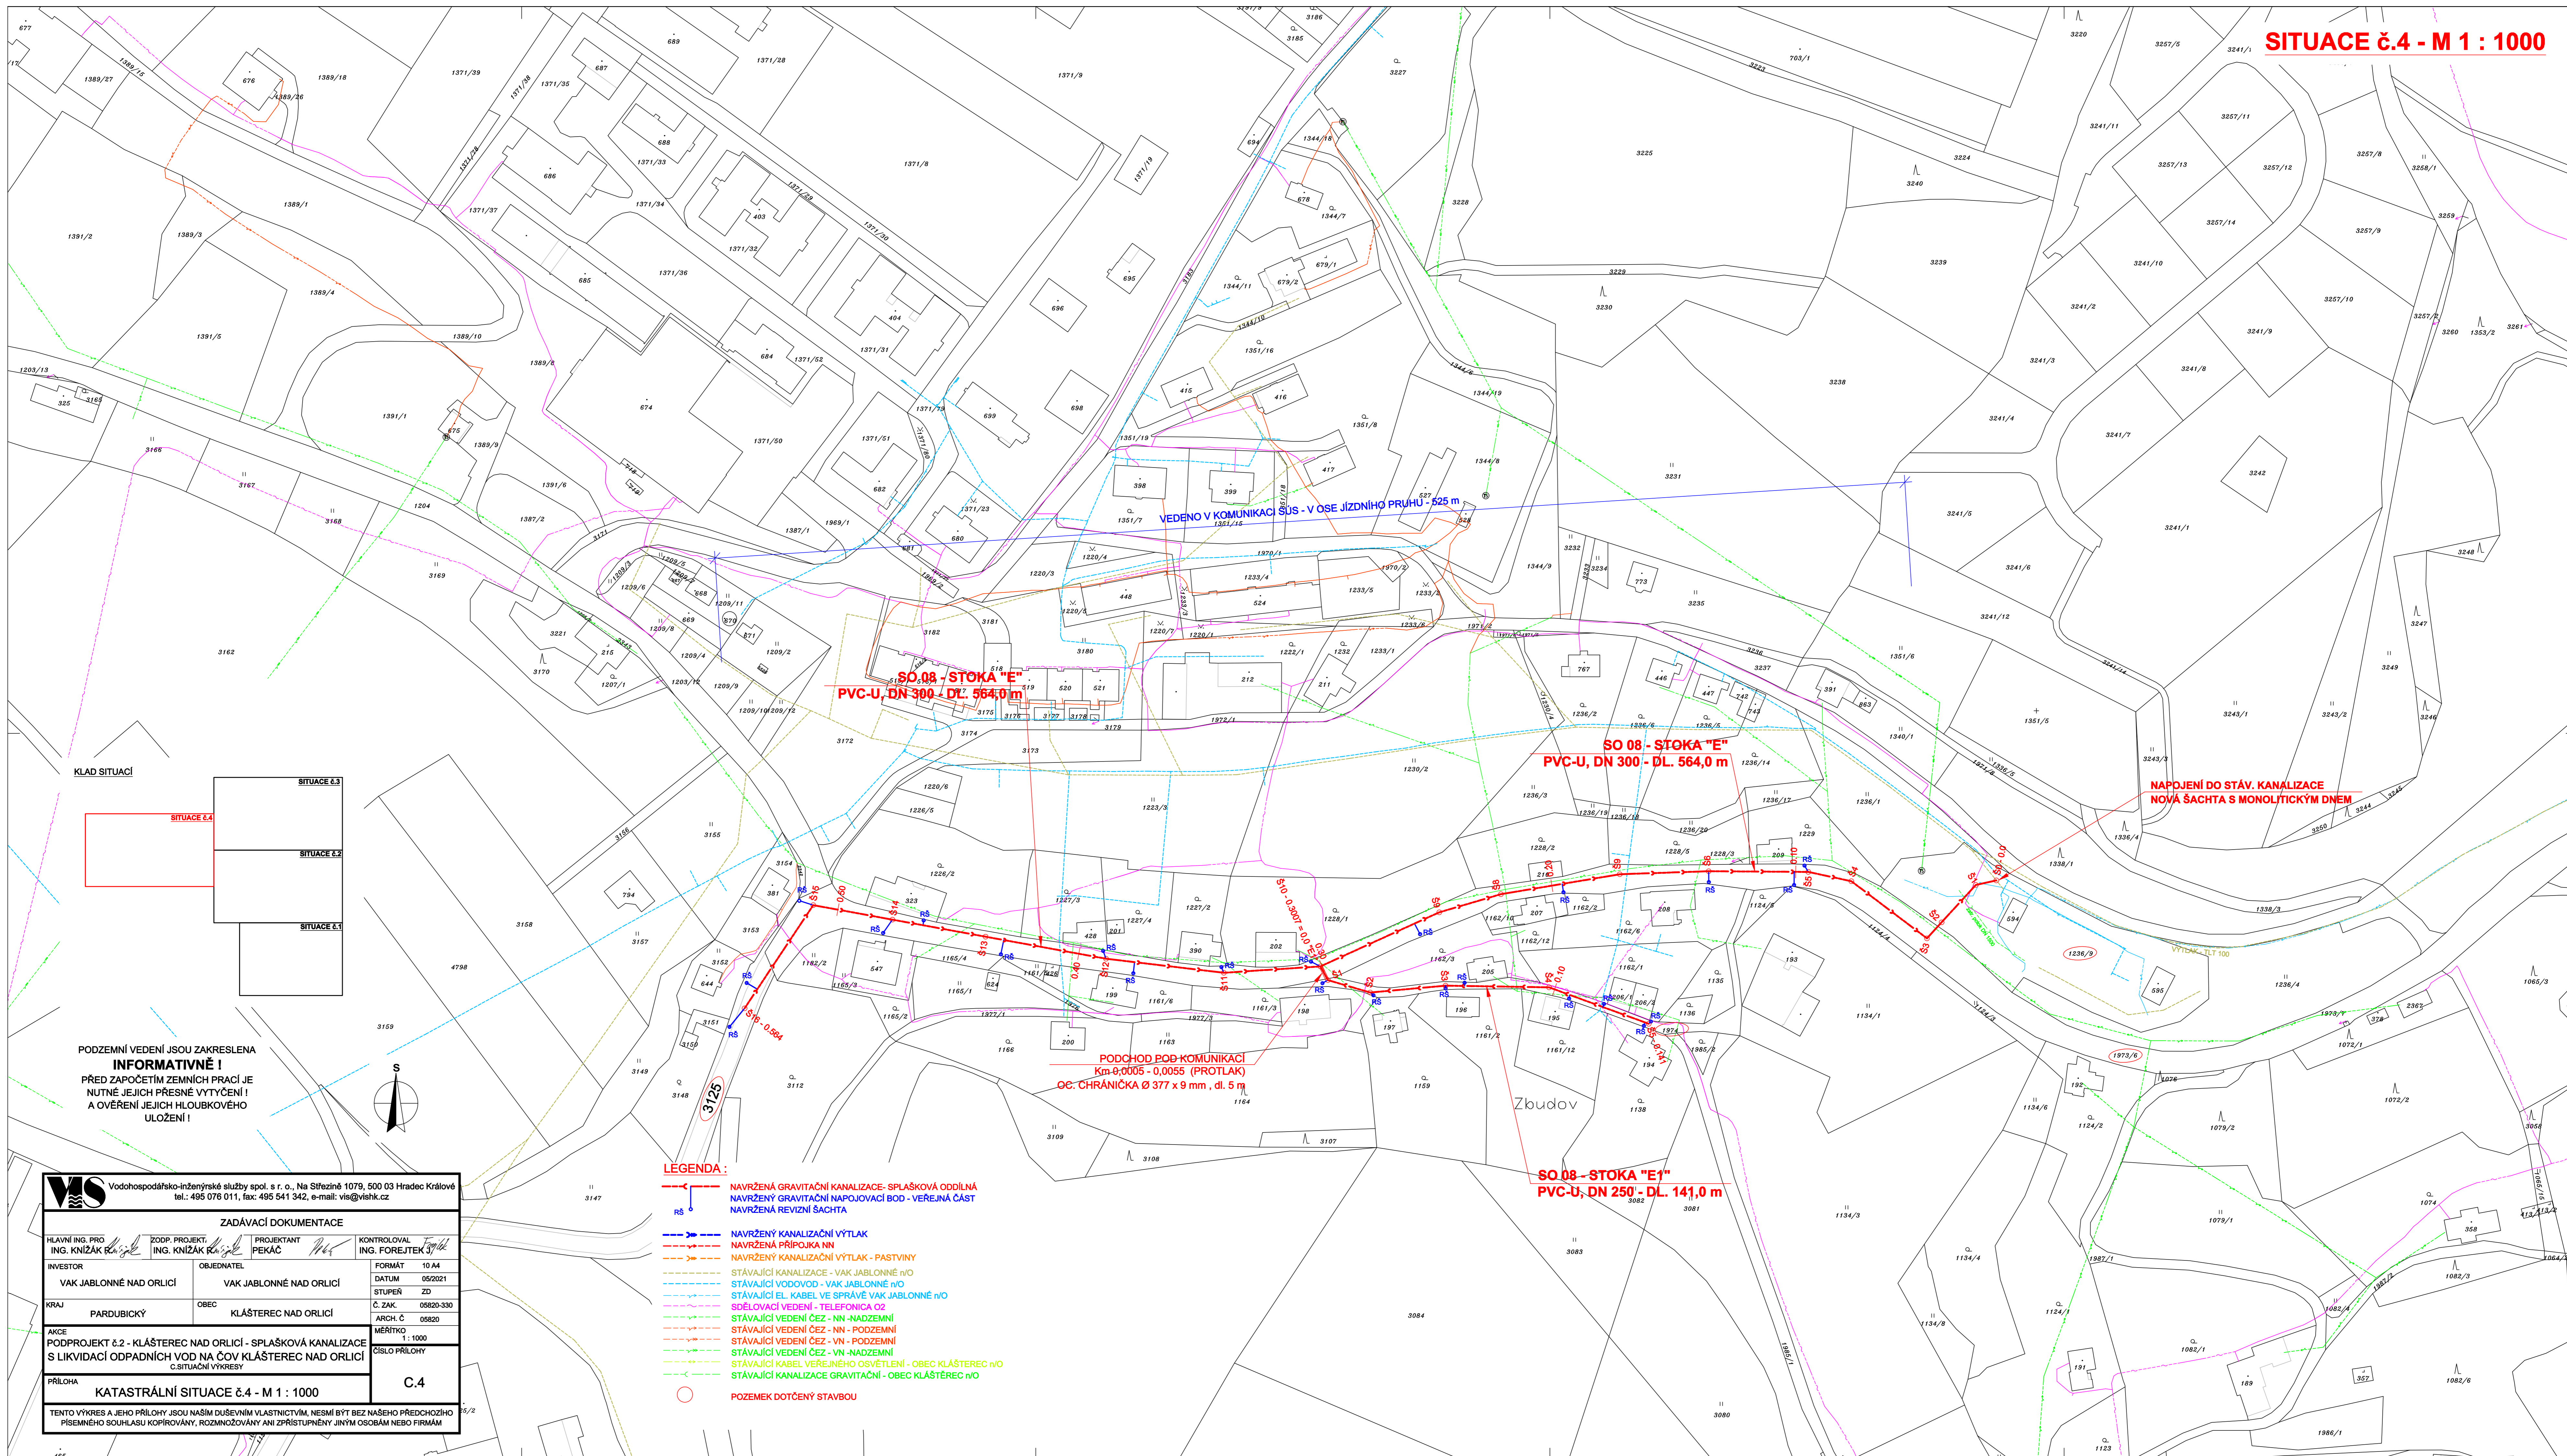

PODZEMNÍ VEDENÍ JSOU ZAKRESLENA
INFORMATIVNĚ!
 PŘED ZAPOČETÍM ZEMNÍCH PRACÍ JE
 NUTNÉ JEJICH PŘESNÉ VYTÝČENÍ!!
 A OVĚŘENÍ JEJICH HLUBKOVÉHO
 ULOŽENÍ!

- LEGENDA:**
- NAVRŽENÁ GRAVITAČNÍ KANALIZACE - SPLAŠKOVÁ ODVLAKA
 - NAVRŽENÝ GRAVITAČNÍ NÁPOJOVACÍ BOD - VEŘEJNÁ ČÁST
 - NAVRŽENÁ REVIZNÍ ŠACHTA
 - NAVRŽENÝ KANALIZAČNÍ VÝTLAK
 - NAVRŽENÁ PŘÍPOJKA NN
 - NAVRŽENÝ KANALIZAČNÍ VÝTLAK - PASTVINY
 - STÁVAJÍCÍ KANALIZACE - VAK JABLONNÉ n/O
 - STÁVAJÍCÍ VODOVOD - VAK JABLONNÉ n/O
 - STÁVAJÍCÍ EL. KABEL VE SPRÁVĚ VAK JABLONNÉ n/O
 - SDĚLOVACÍ VEDENÍ - TELEFONICA 02
 - STÁVAJÍCÍ VEDENÍ ČEZ - NN - NADZEMNÍ
 - STÁVAJÍCÍ VEDENÍ ČEZ - NN - PODZEMNÍ
 - STÁVAJÍCÍ VEDENÍ ČEZ - VN - PODZEMNÍ
 - STÁVAJÍCÍ VEDENÍ ČEZ - VN - NADZEMNÍ
 - STÁVAJÍCÍ KABEL VEŘEJNEHO OSVĚTLENÍ - OBEC KLÁŠTEREC n/O
 - STÁVAJÍCÍ KANALIZACE GRAVITAČNÍ - OBEC KLÁŠTEREC n/O
 - POZEMEK DOTČENÝ STAVBOU

VSK Vodohospodářsko-inženýrské služby spol. s r. o., Na Situlné 1079, 500 03 Hradec Králové tel.: 495 076 011, fax: 495 541 342, e-mail: vis@vsk.cz			
ZADÁVACÍ DOKUMENTACE			
HLAVNÍ ING. PROJEKTANT ING. KNIŽÁK <i>Kaňka</i>	ZOOP. PROJEKTANT ING. KNIŽÁK <i>Kaňka</i>	PEKÁČ <i>Pečák</i>	KONTROLOVAL ING. FOREJTEK <i>Foretek</i>
INVESTOR VAK JABLONNÉ NAD ORLÍCI	OBJEDNATEL VAK JABLONNÉ NAD ORLÍCI	FORMÁT A4	DATA 05/2021
KRAJ PARDUBICKÝ	OBEC KLÁŠTEREC NAD ORLÍCI	Č. ZAK. 05820-330	STUPĚŇ ZD
ARCH. C 05820	MĚŘÍTKO 1 : 1000	C.4	
KATASTRÁLNÍ SITUACE č.4 - M 1 : 1000			
TENTO VÝKRES A JEHO PŘÍLOHY JSOU NAŠÍM DUŠEVNÍM VLASTNICTVÍM. NESMÍ BYT BEZ NAŠEHO PŘEDCHOZÍHO PŘEMĚNĚHO SOUHLASU KOPÍROVÁNY, ROZMNOŽOVÁNY ANI ZPRÍSTUPŇOVÁNY JINÝMI OSOBAMI NEBO FIRMAMI			